


ПОЭТАЖНЫЙ ПЛАН 1 этажа

Лит-Б1
H=3.00

Лит-Б
H=6.50

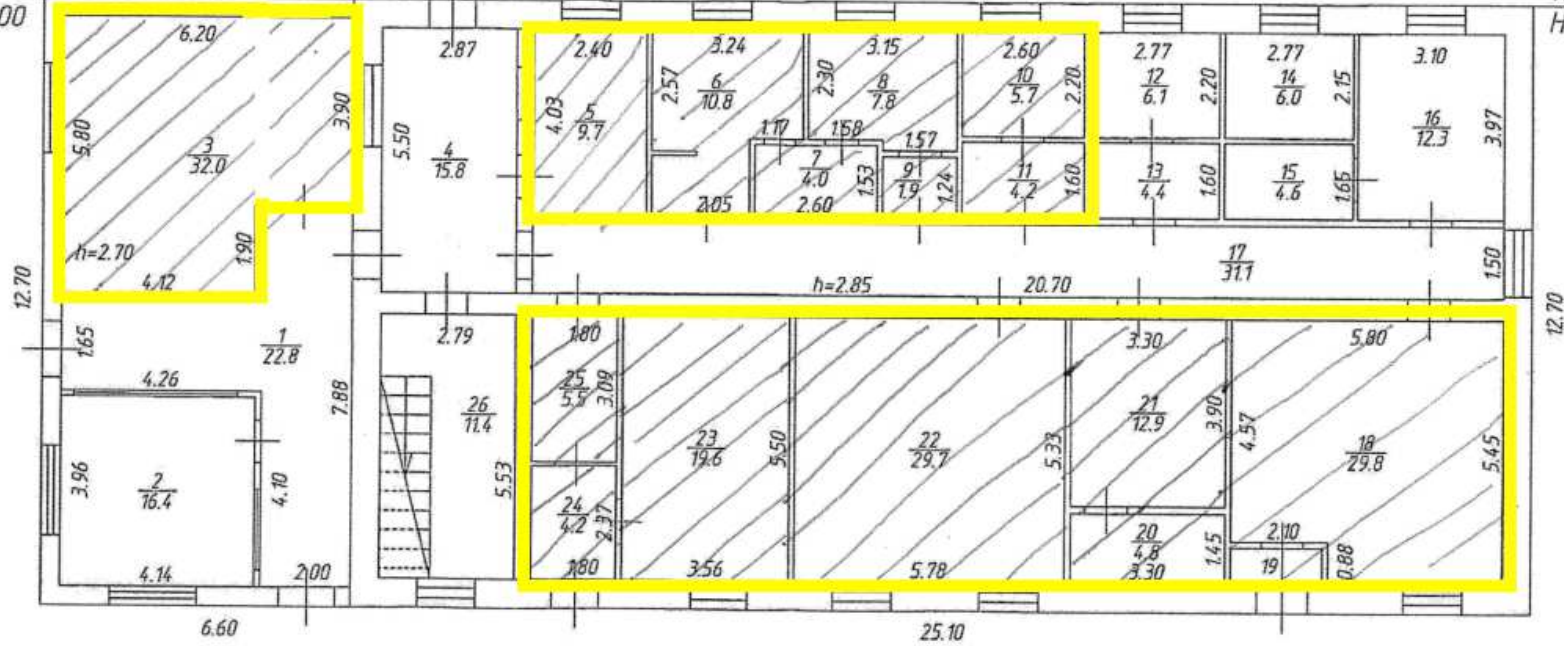

РФ	Государственное областное унитарное предприятие "Нобтехинвентаризация" Филиал "Валдайское берегтехнической инвентаризации"	Инвентарный номер № 1208
ЛИСТОВ № 2	Поэтажный план 1 этажа проемки по адресу: Нобгородская область, г. Валдай, ул. Октябрьская, дом № 58, Литера Б	Масштаб 1:100
ЛИСТ № 1		
Дата 22.03 2009г.	Исполнитель Выполнил Проверил	Фамилия И.О. Ким И.В. Смолянова С.П.
		Подпись <i>[Signature]</i>